


娄底建筑设计

娄底市城市建筑设计有限公司
建设工程设计证书编号: A143000478
通过ISO9001: 2015质量管理体系认证

所有设计、图纸及说明之版权全属
本公司所有。除非得到本公司书面同
意, 否则不得使用、抄袭及复制。所
有图纸以最后修改为准。

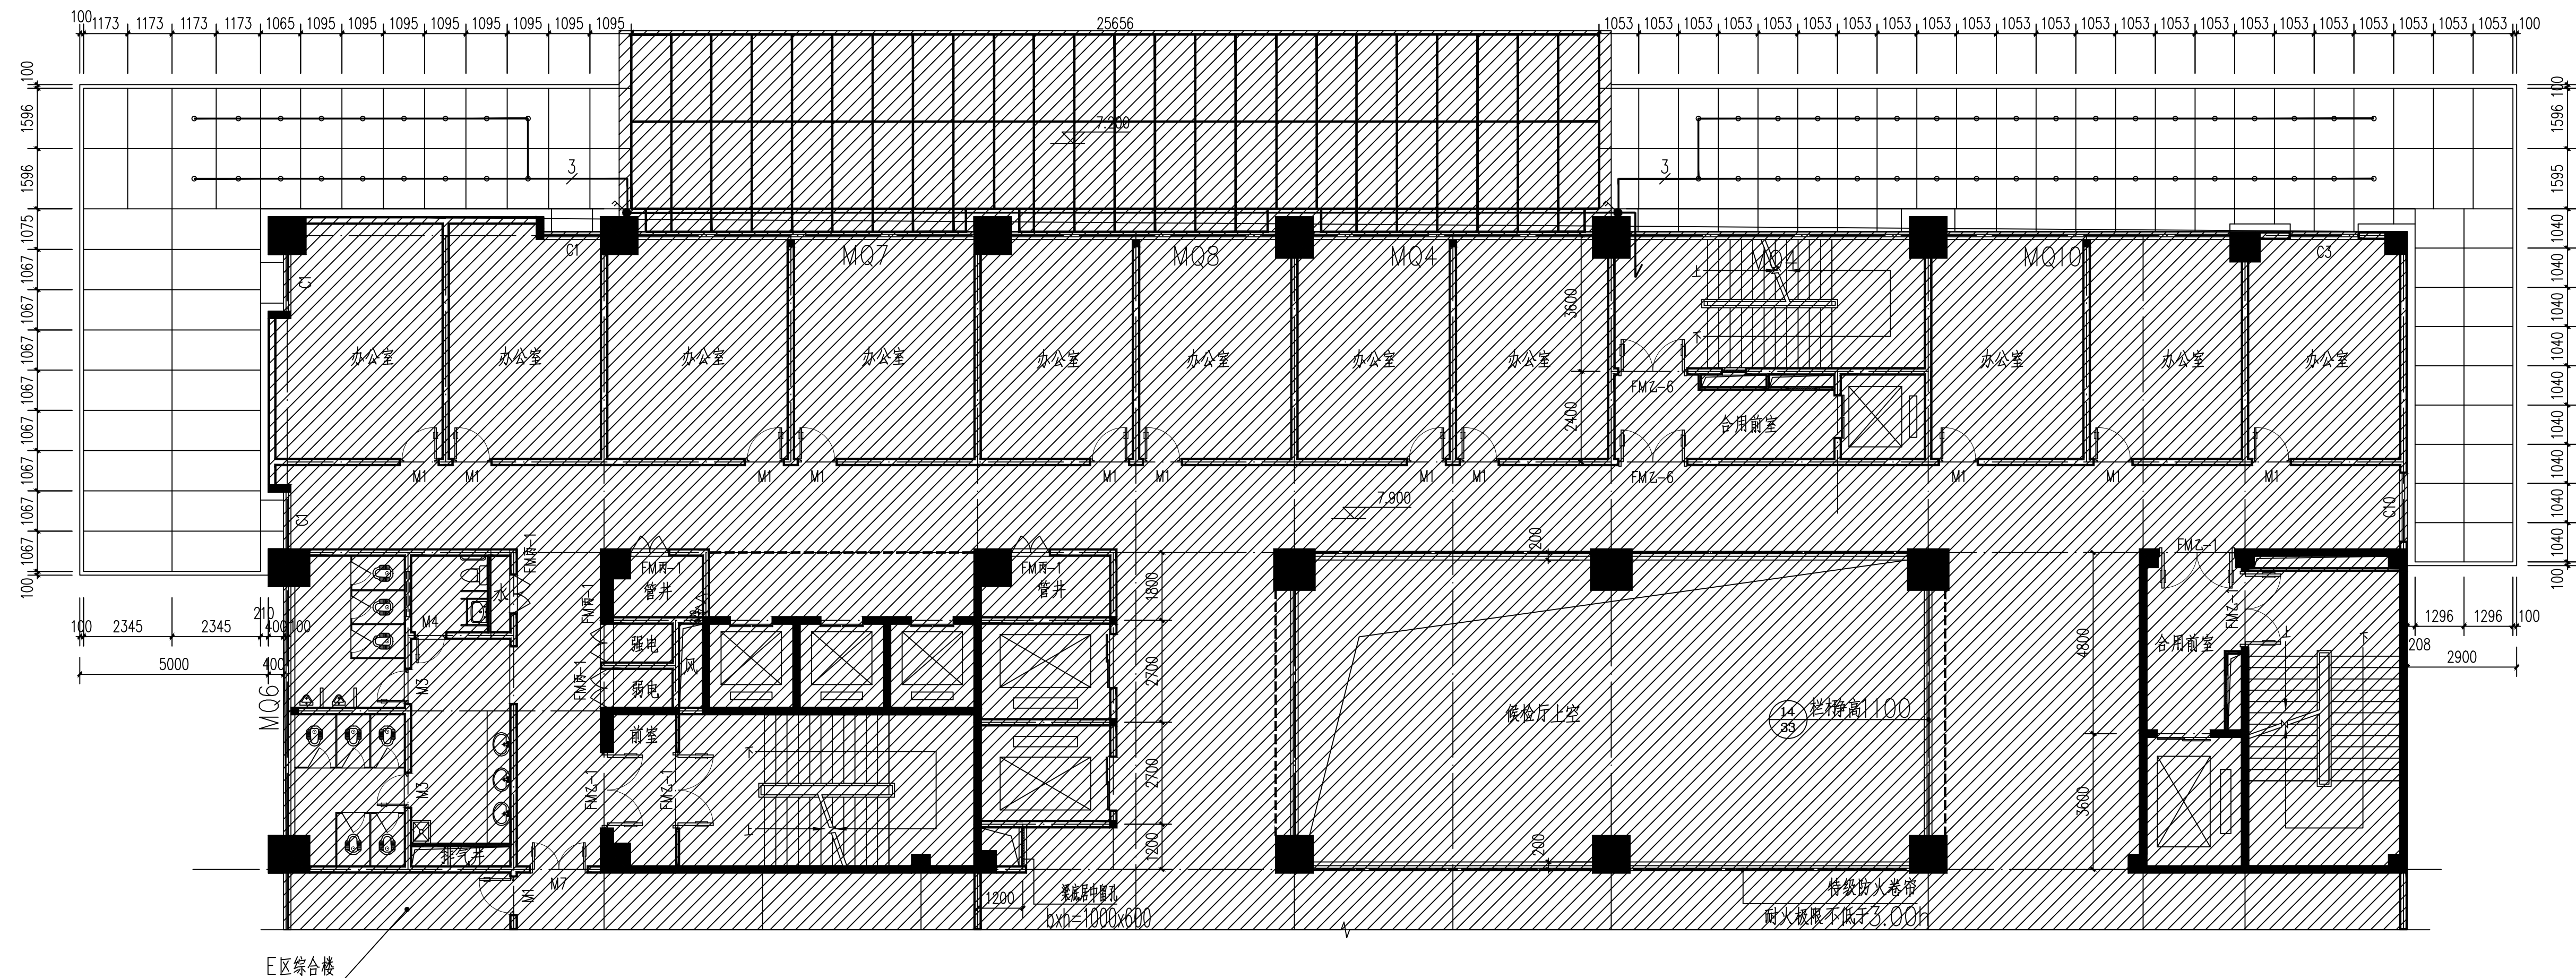

7.85米标高处雨篷照明平面图 1:100

建设单位: 娄底市中心医院

工程名称:
娄底市中心医院
住院部E区西面、北面搭建风雨连廊、雨篷工程

项目负责人	肖峰	肖峰
项目主管	彭芳景	彭芳景
专业负责人	彭毓聪	彭毓聪
设计	彭毓聪	彭毓聪
校对	刘端平	刘端平
审核	刘端平	刘端平
审定	杨伟林	杨伟林

注册师: 肖峰 肖峰

出图章

图纸名称

7.85米标高处雨篷照明平面图

设计号	GS-2022010-0077	版本号	V1.0
图幅	A1	图别	电气
图号	3/3	日期	2023.03

本图需加盖本司出图签章, 否则一律无效。

会签	弱电	强电
给排水	暖通	
建筑	结构	